



ŘEZ A - A M 1 : 20

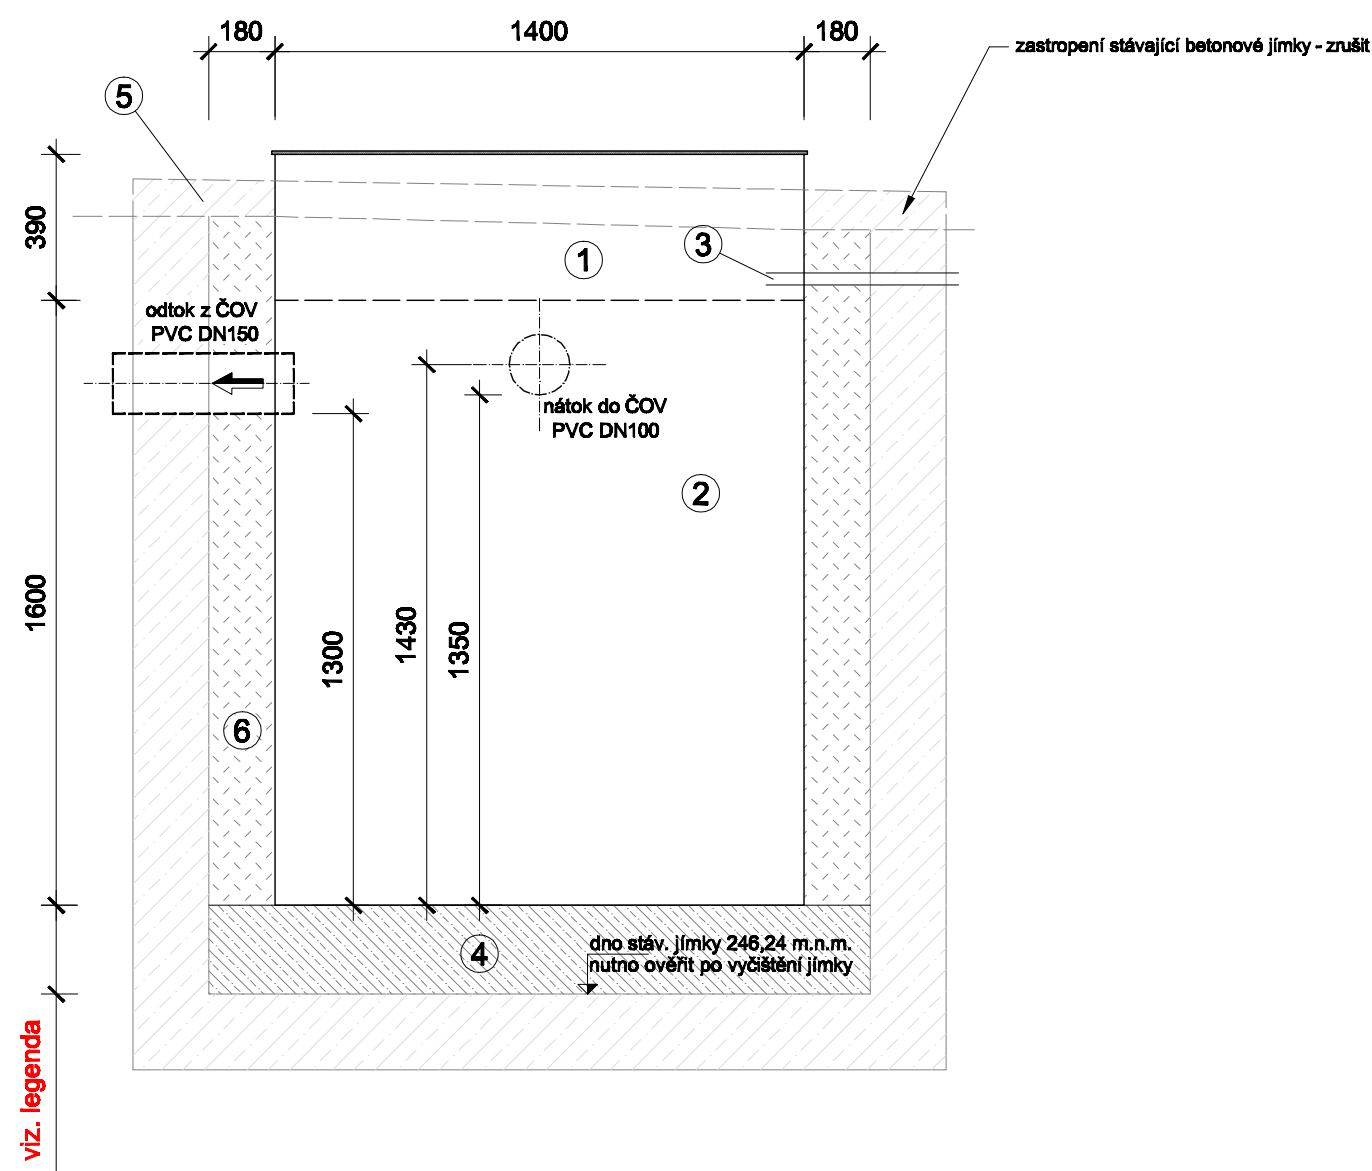

PŮDORYS M 1 : 20

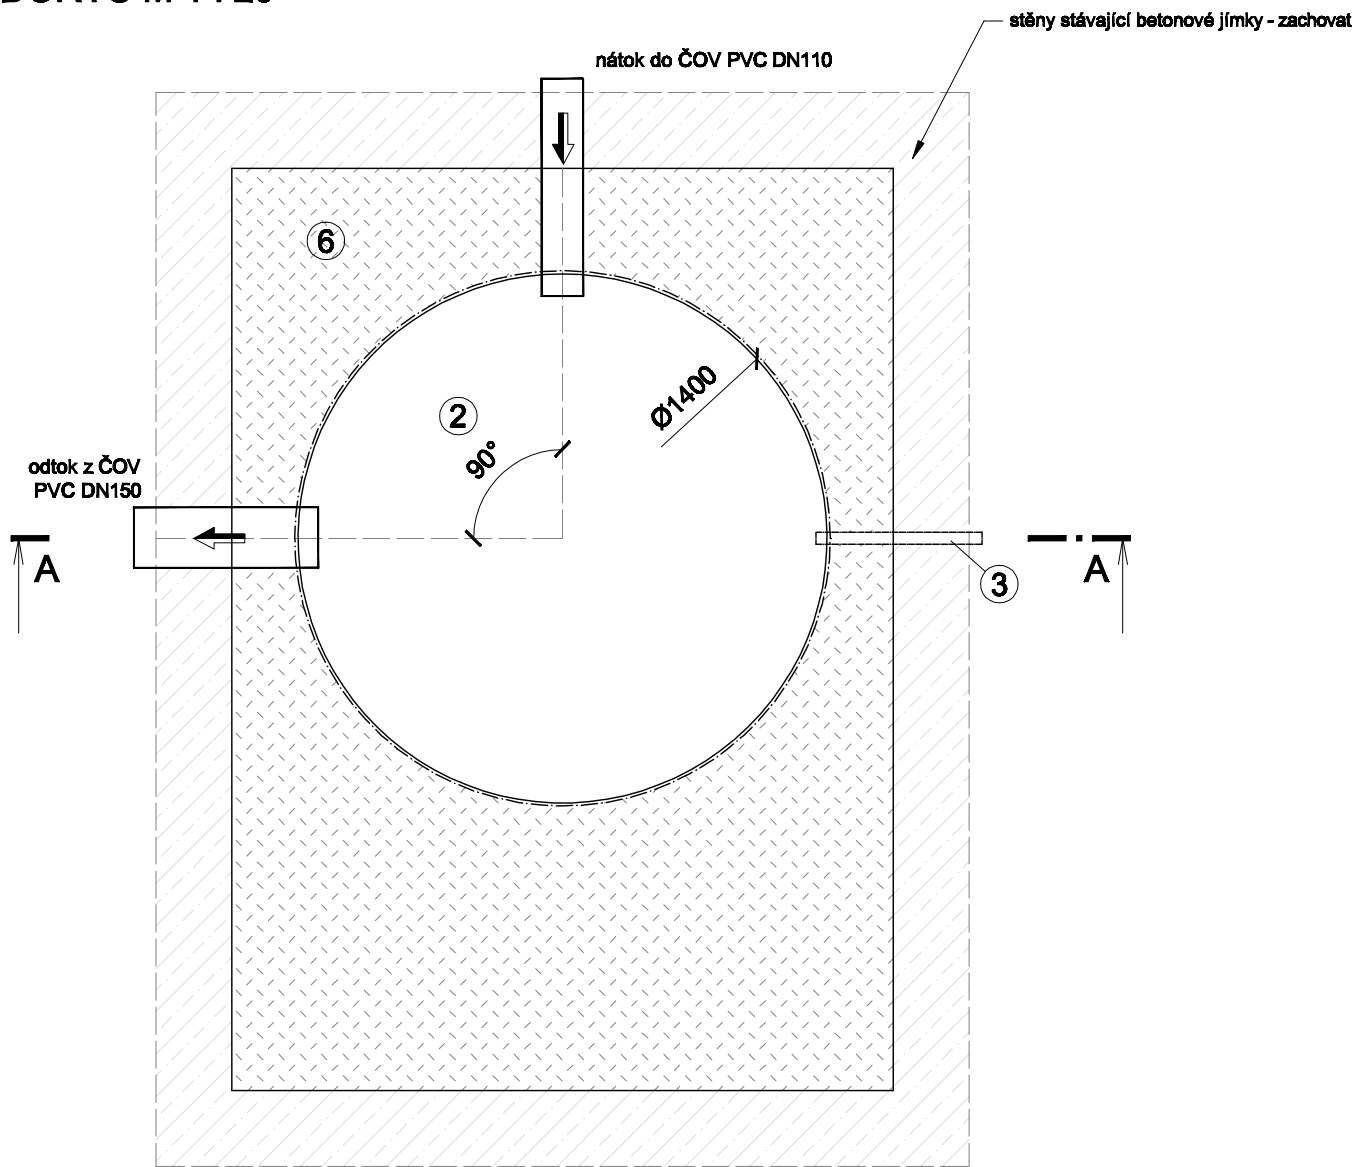

LEGENDA

- ① nástavec ČOV
- ② základní nádrž ČOV - technologický prostor
- ③ přívod vzduchu PE 1"
- ④ betonová podkladní deska pro osazení ČOV, tloušťka desky bude definitivně stanovena po odkrytí a upřesnění hloubky stávajícího nátokového potrubí do jímky!!!!
- ⑤ stávající zastropení jímky - bude zrušeno
- ⑥ hutněný obsyp ČOV prosetou zeminou

DČOV EKO-NATUR - EN 4-6

Výrobce: Eko-natur s.r.o.
Žihle 108
331 41 Kralovice
tel. 777 151 206; www.eko-natur.cz

Objem aktivace:	1,16 m³
Objem denitrifikace:	0,59 m³
Plocha dosazení:	0,25 m²
Výška hladiny:	1,30 m
Hmotnost:	80 kg

Poznámka:
Tento výkres slouží jako podklad pro dodavatele ČOV při objednání. Při objednání je nutno požadovat variantu ČOV s "pravoúhle" řešeným nátokovým a odtokovým potrubím. Obsyp čistírny může být prováděn až po jejím naplnění vodou !!!
Přesná výška nádrže bude před objednávkou upřesněna na základě zjištění přesné hloubky stávajícího nátokového potrubí do kanalizační jímky (žumpy).
Jakékoli změny v dispozičním nebo výškovém osazení DČOV je nutno řešit s autorem projektové dokumentace !!!

SINGS			
vypracoval Jirásková Jana	kreslil HP 1050 C	odpovědný projektant Ing.STRAKA Jan	SINGS projekční ateliér s.r.o. Škroupova ul. 1059 430 01 Chomutov tel.: 474 626 074 e-mail: sings@sings.cz
kraj ÚSTECKÝ	obec BITOZEVES, VIDOVLÉ	investor BAKOŠI Pavel BAKOŠIOVÁ Anna VIDOVLE 34, BITOZEVES	
akce ODKANALIZOVÁNÍ OBJEKTU RD VIDOVLE č.p. 34 k.ú. Vidovle		datum 09/2015	stupeň dokumentace pro územní souhlas +DSP
výkres OSAZENÍ NÁDRŽE ČOV		formát 4 x A4	číslo výkresu D.4.
		měřítko 1:20	